



CITTA' DI PALERMO
- SETTORE URBANISTICA -

**CENTRO POLIFUNZIONALE PER MINORI
DA REALIZZARE IN LOCALITA' BONAGIA A PALERMO**
Progetto Esecutivo

Progettisti incaricati

Raggruppamento tecnico temporaneo tra
Studio Tecnico degli Ingegneri
Luigi Palizzolo e Ivan Torretta
e
Ing. Salvo Morcellaro

Responsabile Unico del Procedimento


Ing. Luigi Di Lorenzo




5. PROGETTO - IMPIANTI	ELABORATO N.	5.2.8
	SCALE	VARIE
Particolari costruttivi impianto elettrico	ACGIORNATO IL	

Per il Raggruppamento
Ing. Ivan Torretta
Ordine degli Ingegneri della
Provincia di Palermo
n. 5091


PARTICOLARE POZZETTO DI MESSA A TERRA

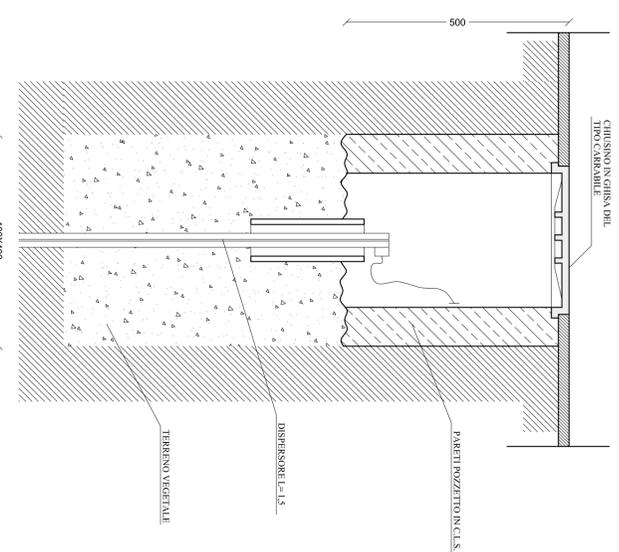

PARTICOLARE NODO EQUIPOTENZIALE

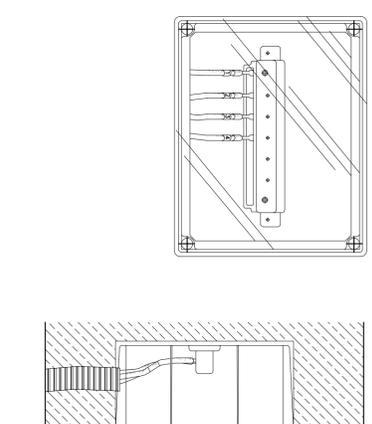

**SEZIONE TIPO PER POSA
CAVIDOTTO PRINCIPALE**
Scala 1:10

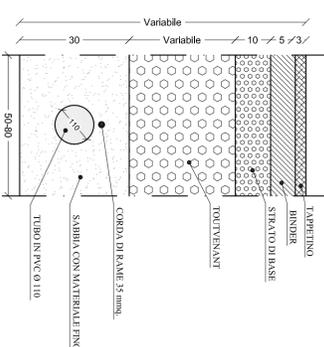

**POZZETTO DI ISPEZIONE RETE ELETTRICA PRINCIPALE PER
TUBAZIONE CIRCOLARE De = 110 mm DIMENSIONI 0,80X0,80**
SCALA 1:20

